


IMPLANTATION D'OMBRIERES
PHOTOVOLTAIQUES SUR LE PARKING

2232 panneaux
= 736,56 kWc

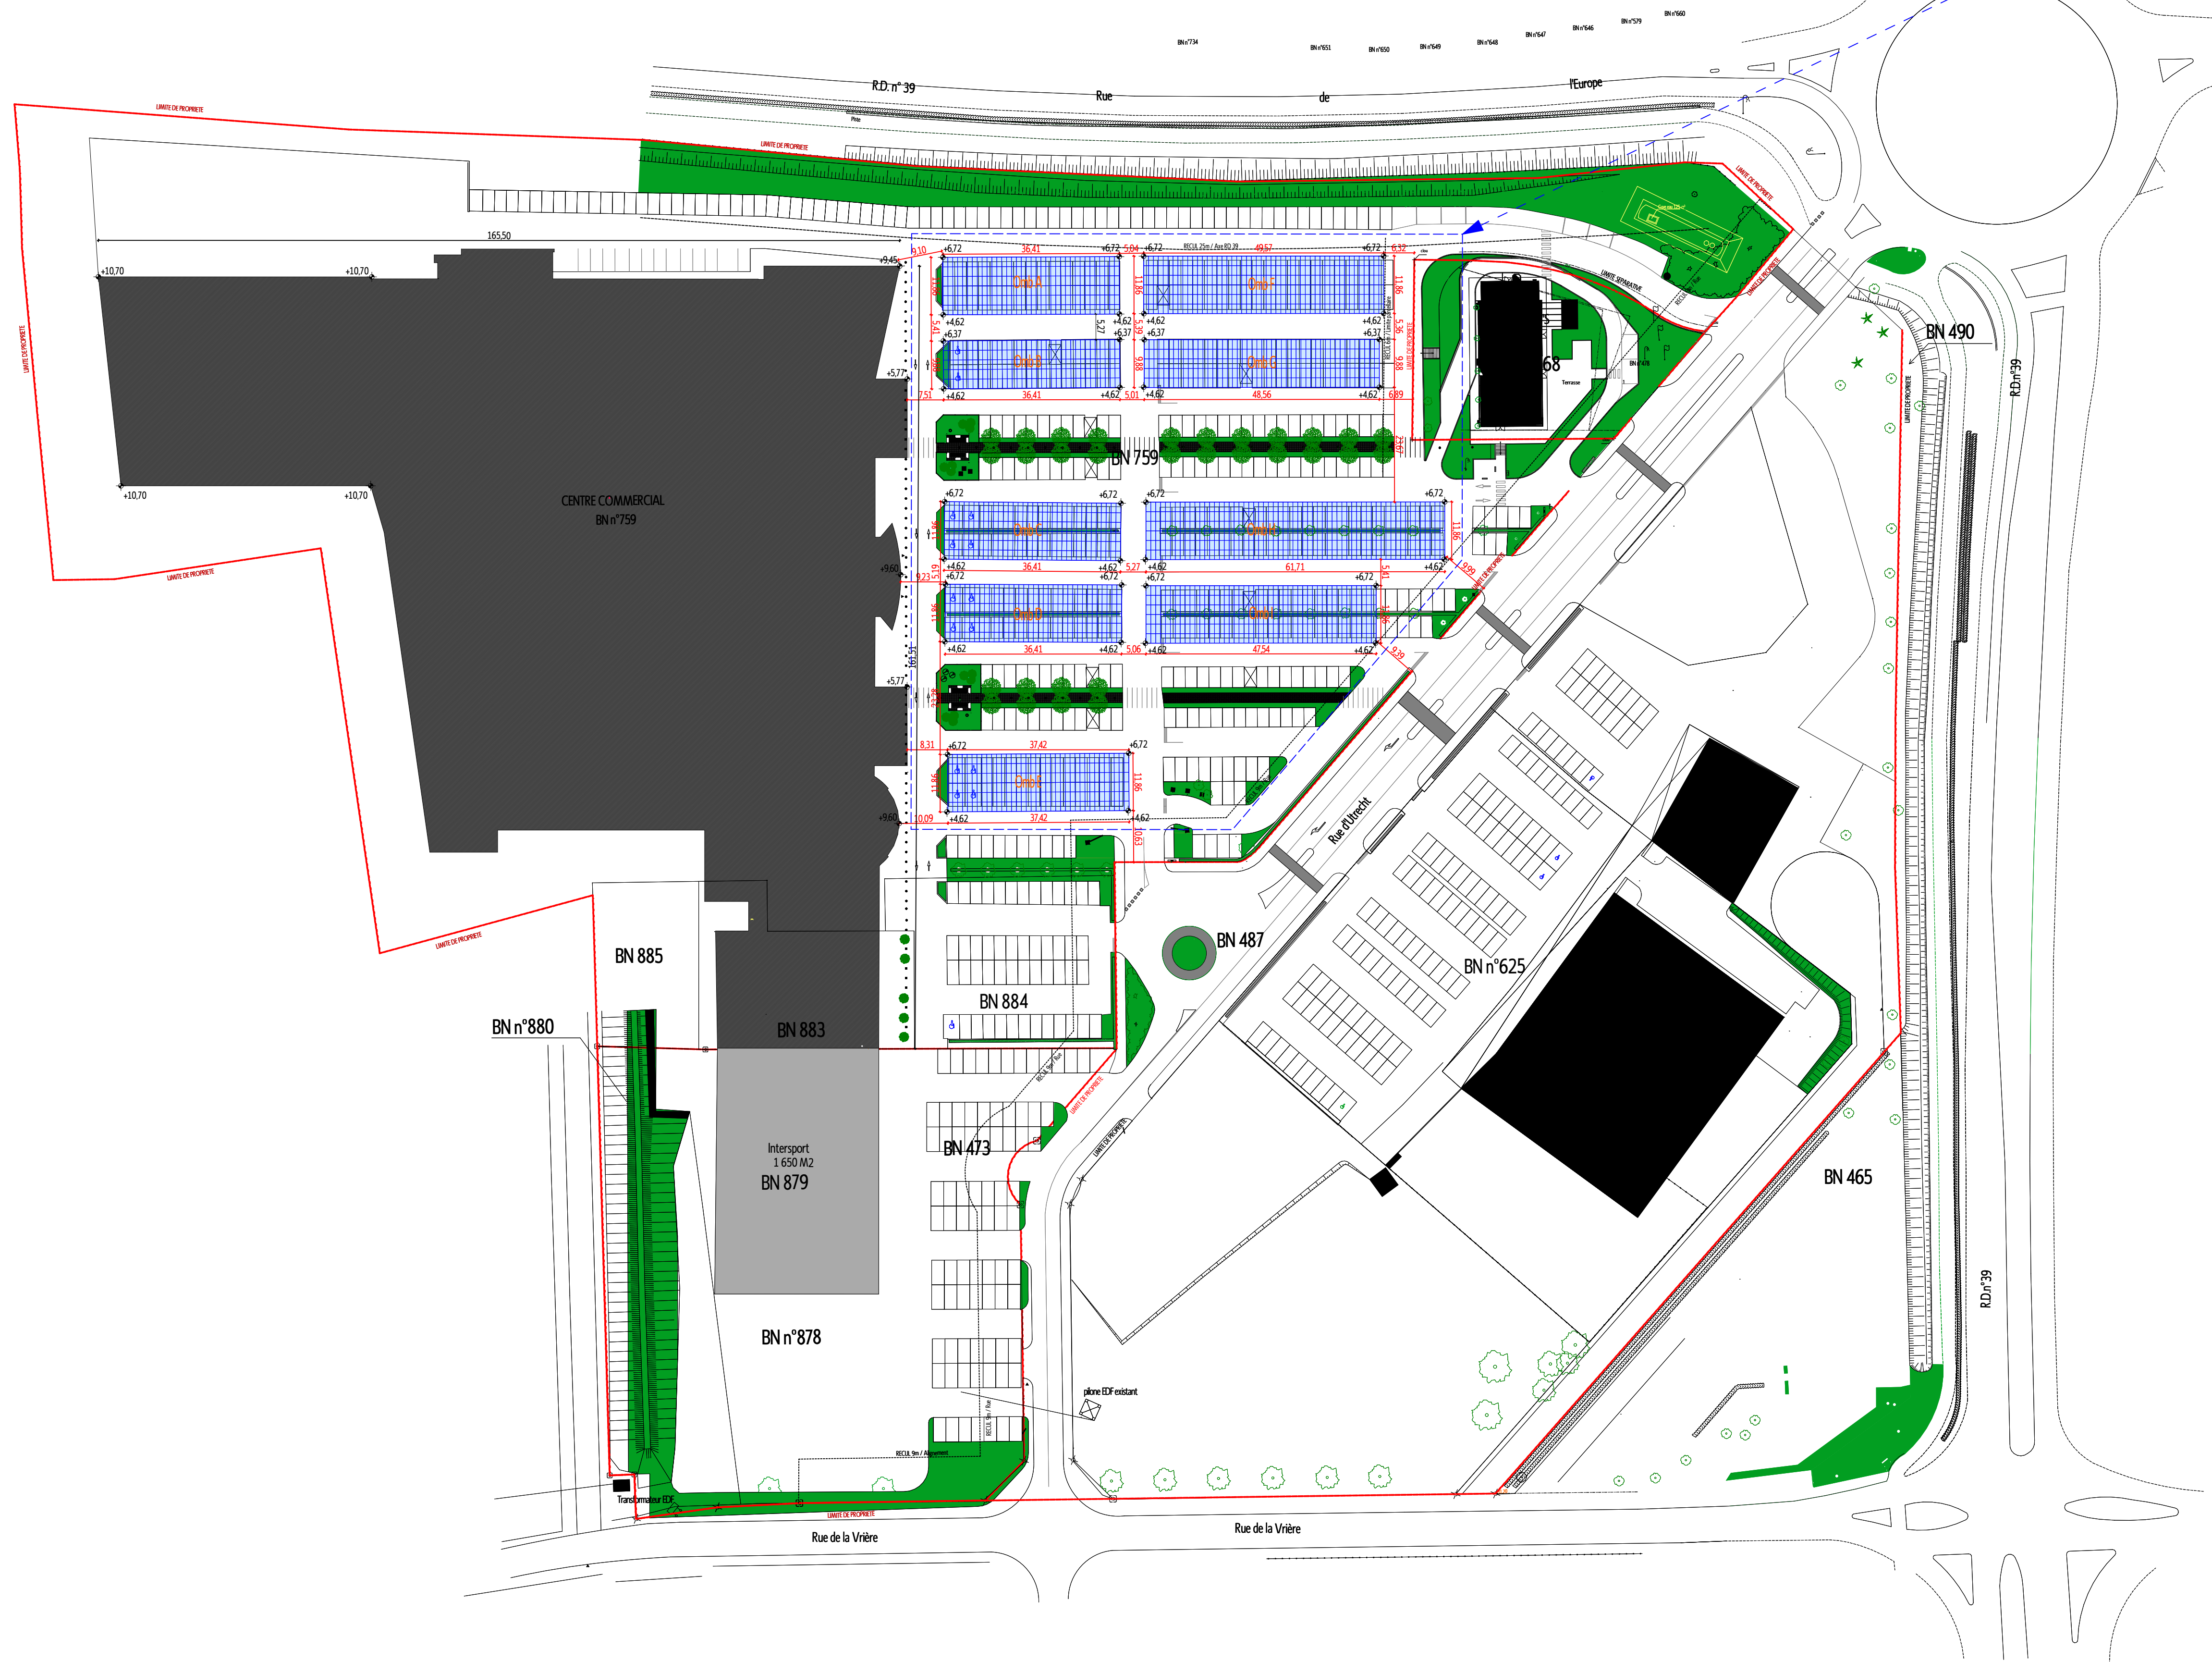

Le présent projet ne modifie pas
les dispositions d'accès des
services pompiers (les voies et
stationnements existants sont
conservés)

Le présent projet ne modifie pas
les dispositions d'accès PMR du
site (les voies et stationnements
existants sont conservés)

Ce document de concept est donné à titre indicatif. Il ne revêt aucun caractère contractuel et ne saurait tenir lieu de plan d'exécution. Il n'est établi que pour l'obtention des demandes administratives. Propriété CASINO, toute reproduction même partielle est interdite. (loi du 11.03.57)



Signature:

PERMIS DE CONSTRUIRE

Pétitionnaire: RESERVOIR SUN
1, Cours Antoine Guichard 42000 Saint-Etienne
Date: 20-12-2018 Echelle: 1/750 eme

IMPLANTATION D'OMBRIERES AVEC PANNEAUX PHOTOVOLTAIQUES SUR LE PARKING
GEANT CASINO DE LA CHAPELLE SUR-ERDRE
Allée des Landes de la Vrière, Rue de la Berangerais - 44240 LA CHAPELLE-SUR-ERDRE
PLAN DE MASSE PROJET

PC
2b

Johann MAURIN
Architecte Diplômé d'Etat
Habilité à la Maîtrise d'Œuvre
Label Qualité Environnementale des Bâtiments
Certifié BREEAM
Bât. en capital de 5000€



30b, Rue de la République
42350 LA TALAUDIERE
agence@maurin.archi
Bureau: 09 50 43 76 94